


Przedszkole Miejskie Nr.5 - ul.Solidarności 5 w Rawie Mazowieckiej

INSTALACJE SANITARNE - PROFILE PODŁUŻNE WEWNĘTRZNEJ KANALIZACJI SANITARNEJ

SKALA 1:100/100

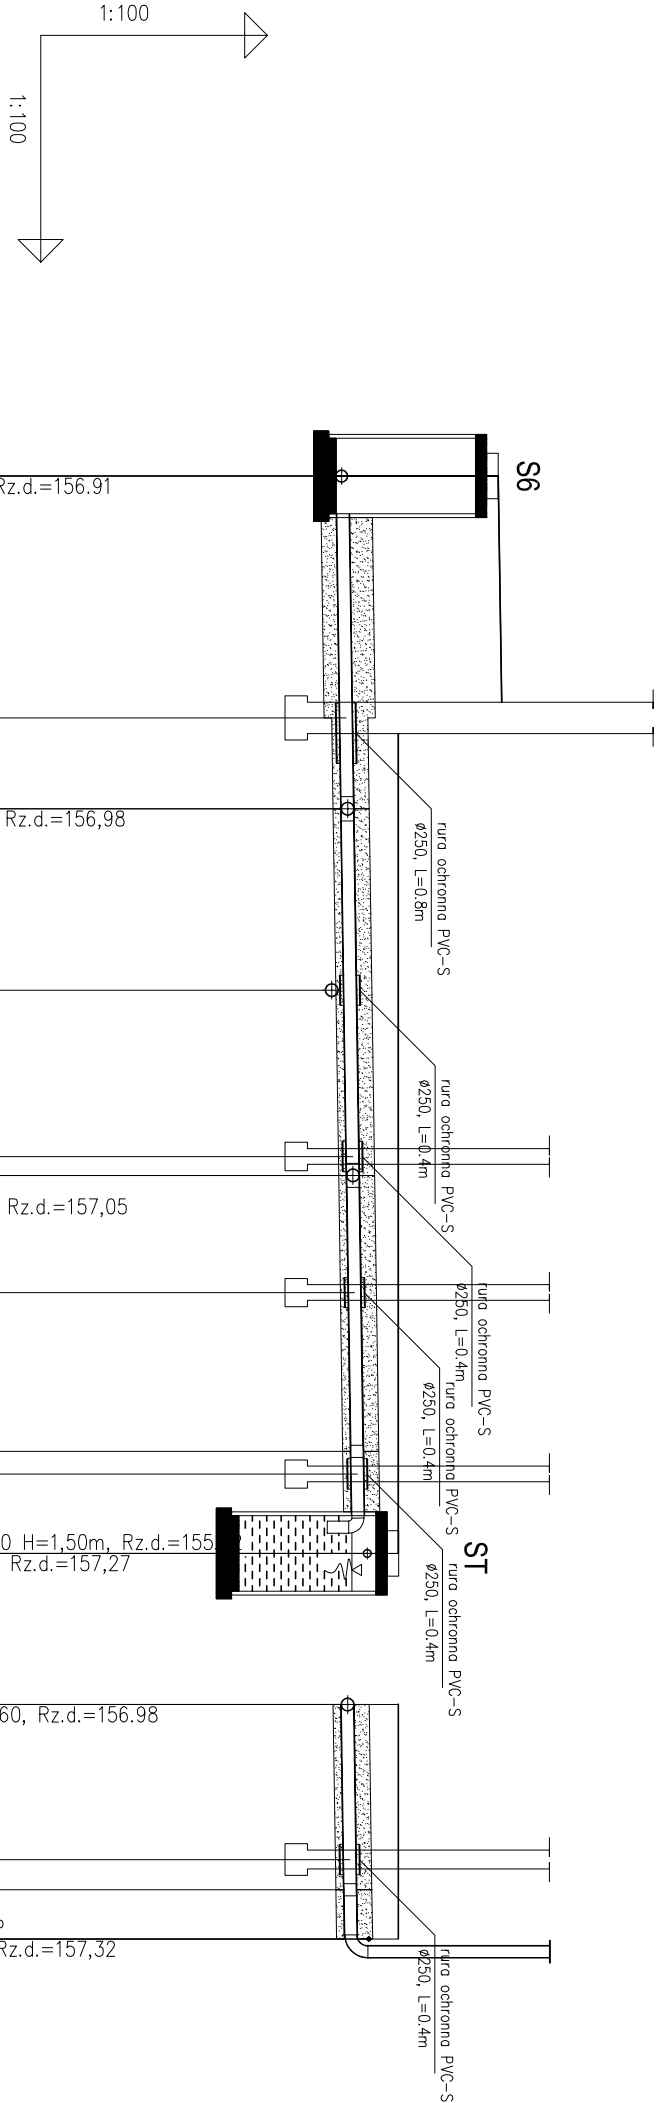

OZNACZENIE PROFILU:		P15		ISTN. STUDZIENKA KANALIZACYJNA	
POZIOM PORÓWNAWCZY		148.00 m n.p.m.		Proj. włączenie do kanału dn150, Rz.d.=156,91	
PROJ. RZĘDNA TERENU		159.05	159.10	SCIANA ZEWN. BUDYNKU	
RZĘDNA DNA KANAŁU		156.91	157.73	TRÓJNIK 160/160PVC	
NAZIOM		1.99	157.01	Proj. kan. san. ks160PVC	
SPADKI, DŁUGOŚCI		1.98	157.05	SCIANA KONSTRUKCYJNA BUDYNKU	
ŚREDNICA, MATERIAL		1.5%	157.73	TRÓJNIK 160/160PVC	
ODLEGŁOŚCI		0.00	157.10	Proj. włączenie kanału P20 dn160, Rz.d.=157,05	
		4.40	157.73	SCIANA KONSTRUKCYJNA BUDYNKU	
		4.40	157.73	2 X KOLANO 45ø/160	
		4.85	157.12	budynek	
		9.25	157.73	STUDZIENKA SCHŁADZAJACA DN1000 H=1,50m, Rz.d.=155,27	
		3.65	157.73	Proj. włączenie kanału P24 DN100, Rz.d.=157,27	
		12.90	157.73	TRÓJNIK 160/160PVC	
		1.35	157.73	Proj. włączenie do kanału P15 dn160, Rz.d.=156,98	
		14.25	157.73	SCIANA KONSTRUKCYJNA BUDYNKU	
		0.00	157.73	2 X KOLANO 45ø/160PVC	
		2.45	157.73	PION KANALIZACYJNY DN110PVC/PP	
		2.45	157.73	Proj. włączenie kanału P17 dn50, Rz.d.=157,32	
		3.10	157.73		

FIRMA PROJEKTOWO-INWESTYCYJNA

 
90-031 Łódź, ul. Tuwima 95

tel/fax. (0 42) 632-23-73

PRAWA AUTORSKIE DOTYCZĄCE NINIEJSZEGO OPRACOWANIA PRZYSŁUGUJA ARCHITEKTOM: MARIUSZOWI GAWORCZAKOWI I SĄ OBJĘTE USTAWĄ O PRAWIE AUTORSKIM I PRAWACH POKREWNYCH Z DNIA 4 LUTEGO 1994R.

PRZEDSTAWIONY PROJEKT NIE MOŻE BYĆ POWIELANY, MODYFIKOWANY, WYKORZYSTYWANY W CAŁOŚCI LUB W CZĘŚCI BEZ PISEMNEJ AUTORYZACJI PROJEKTANTA.

- UWAGI
1. Wszystkie wymiary podano w centymetrach, rzędnę w metrach, chyba, że jest to oznaczone inaczej.
 2. Wymiary opisane literami wskazują, że dany wymiar jest jednokowy z innym opisany tymi samymi literami i znajdujący się w tym samym ciągu wymiarowym.
 3. Nie należy odmierzać wymiarów na rysunku. Obowiązujące są tylko wartości liczbowe wymiarów.
 4. Przed przystąpieniem do prac budowlanych wszystkie wymiary sprawdzić w naturze. W przypadku stwierdzenia niezgodności należy zwrócić się do projektanta.



UWAGI

W przypadku wentylacji grawitacyjnej przedstawiono ją na rzucie rlnno, że znajdują przy sułach podwieszonych a nie na wysokości tworzenia poziomego rzutu. Przy pomocy przerywanej kreski zaciemniono sposób rozmieszczenia leżaków tylko podczas trwania leżakowania. Układ drewnianych słupków konstrukcyjnych wewnariz budynku należy sprawdzić w trakcie budowy. Rysunek prezentuje jedynie przewidywane rozmieszczenie

NR	Data	Opis			
Zmiany					
NAZWA I ADRES OBIEKTU BUDOWANEGO					
Przedszkole Miejskie Nr.5					
ul.Solidarności 5 w Rawie Mazowieckiej					
NAZWA I ADRES INWESTORA					
Urząd Miasta Rawa Mazowiecka					
ul.Pisudskiego 5 96-200 Rawa Mazow.					

BRANŻA

INSTALACJE SANITARNE - WODOKAN

TYTUŁ RYSUNKU

PROFILE PODŁUŻNE WEWNĘTRZNEJ KANALIZACJI SANITARNEJ

Intje i nazwisko	Upr. Bud.	Podpis
PROJEKTANT		
Inż. Marcin Wężyk	LOD/0526/POOS06	
WSPÓŁPRACCA		
SPRAWOZDAJCĄ		